


☺ SICUREZZA - Pianta piano terra
SCALA 1:50

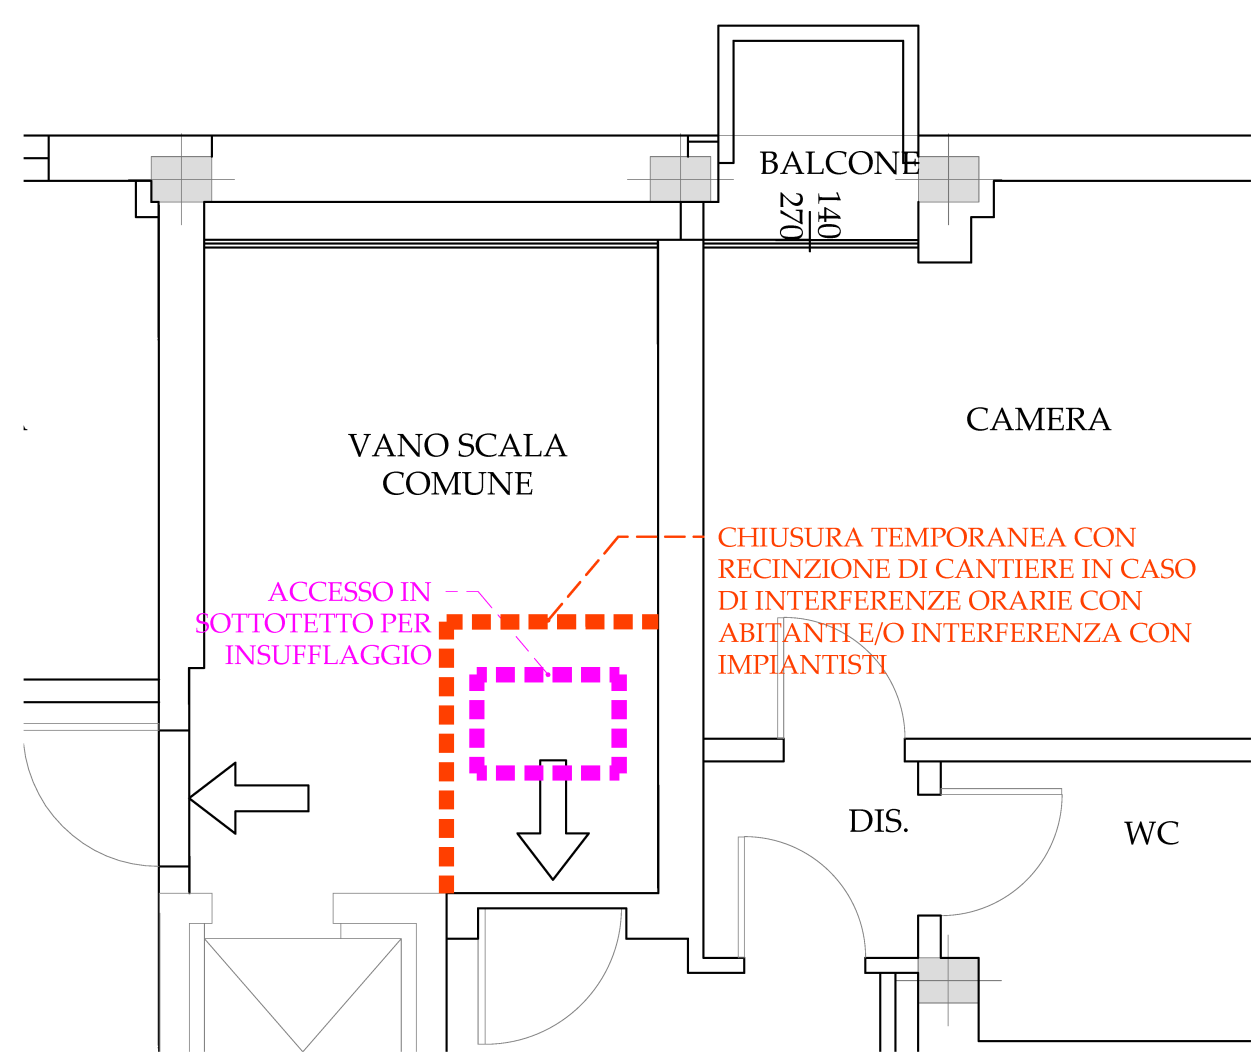

☺ SICUREZZA - Pianta secondo piano
SCALA 1:50

LEGENDA

	RECINZIONE DI CANTIERE
	ACCESSO PEDONALE
	ACCESSO MEZZI
	EVENTUALE CONVOGLIATORE DI MACERIE/DETRITI

COMUNE DI

Lavori di _____

Ordinanza _____

Impresa _____

Inizio _____ Fine _____

Recapito _____

Tel. _____



Rev:

Prescrizioni:

Committente: **COMUNE DI ISEO**
Piazza Garibaldi, 10
25049 - Iseo (BS)

RUP: Arch. Nadia Bombardieri
Responsabile dell'Area Tecnica
Comune di Iseo - Iseo (BS)

Progetto: RIQUALIFICAZIONE ENERGETICA IMMOBILE ERP DI PROPRIETÀ COMUNALE SITO IN VIA PER ROVATO: SOSTITUZIONE GENERATORI DI CALORE E COIBENTAZIONE SOTTOTETTO PER EFFICIENTAMENTO ENERGETICO - ANNO 2022 - CUP: F14F22000160006

Oggetto: SICUREZZA
Pianta sicurezza 1:50 **SIC01**

Il CSP-CSE:
Dott. Ing. Marco Corti
Q.re G. C. Abba, Trav. 6, 20
25127 - Brescia (BS)
cell: +39 3472683173
email: m.corti@studio-frame.it

FRAME
Ingegneria e Architettura